

PROJEKT WYKONAWCZY

BRANŻA SANITARNA

Inwestycja:	
BUDOWA SIECI WODOCIĄGOWEJ Z PRZYŁĄCZAMI W UL. RYBACKIEJ W KOSZALINIE Kategoria obiektu: XXVI	
Temat:	
SIEĆ WODOCIĄGOWA Z PRZYŁĄCZAMI	
Adres:	
jedn. ewid.: Koszalin, dz. nr 106, 107/1, 146, 163, 177, 191/2, 197, 211/2 obr. 0011 Koszalin	
Inwestor:	
Miejskie Wodociągi i Kanalizacja Sp. z o.o. ul. Wojska Polskiego 14, 75-711 Koszalin	
Projektant:	Podpis:
mgr inż. Monika Machniewska nr upr. ZAP/0103/PWOS/12 w specjalności instalacyjnej w zakresie sieci, instalacji i urządzeń ciepłych, wentylacyjnych, gazowych, wodociągowych i kanalizacyjnych	
Sprawdzający:	Podpis:
mgr inż. Daria Tytanicz-Waszczur nr upr. ZAP/0202/POOS/11 w specjalności instalacyjnej w zakresie sieci, instalacji i urządzeń ciepłych, wentylacyjnych, gazowych, wodociągowych i kanalizacyjnych	

Koszalin, 12.2019r

SPIS TREŚCI:

I CZĘŚĆ OPISOWA

1. Podstawa opracowania	3
2. Przedmiot i zakres opracowania.	3
3. Stan istniejący zagospodarowania terenu.....	3
4. Informacja o wpisie do rejestru zabytków i ochronie konserwatorskiej oraz wpływie eksploatacji górnictwa.....	3
5. Opis ogólny projektowanej sieci wodociągowej	3
7. Uzbrojenie sieci	4
7.1. Przewody	4
7.2. Zasuwy	5
7.3. Hydranty	5
7.4. Połączenia armatury	5
7.5. Bloki podporowe.....	5
8. Oznakowanie armatury i rurociągu	5
9. Roboty montażowe	5
10. Próby ciśnieniowe i płukanie sieci	6
11. Roboty ziemne	6
13. Kolizje z istniejącym uzbrojeniem podziemnym.....	7
14. Uwagi dla wykonawcy.....	8
Załącz. 1. Zestawienie przyłączy wodociągowych	

II CZĘŚĆ RYSUNKOWA

Rys. S1 - Projekt zagospodarowania terenu – sieć wodociągowa z przyłączami	Skala 1:500
Rys. S1.1- Projekt zagospodarowania terenu – sieć wodociągowa z przyłączami	Skala 1:250
Rys. S2 - Profil podłużny sieci wodociągowej cz.1	Skala 1:100/200
Rys. S3 - Profil podłużny sieci wodociągowej cz.2	Skala 1:100/200
Rys. S4 – Schematy węzłów wodociągowych	Skala ----
Rys. S5 - Rzut piwnicy, lokalizacja wodomierza – budynki mieszkalne nr 26 i 28	Skala 1:100
Rys. S6 - Rzut piwnicy, lokalizacja wodomierza – budynki mieszkalne nr 30 i 34	Skala 1:100
Rys. S7 - Rzut piwnicy, lokalizacja wodomierza – budynki mieszkalne nr 44 i 56	Skala 1:100
Rys. S8 – Szczegół posadowienia hydrantu	Skala 1:25

Opis techniczny do projektu wykonawczego sieci wodociągowej wraz z przyłączami w ul. Rybackiej w Koszalinie.

1. Podstawa opracowania

- warunki techniczne podłączenia do miejskiej sieci wodociągowej nr IUT.56.16.2019.WP z dn. 31.01.2019r,
- Ustawa z dnia 07 lipca 1994 r. Prawo budowlane (tekst jednolity Dz. U. z 2016 r. poz. 290 z późniejszymi zmianami)
- Ustawa z dnia 16 kwietnia 2004 r. o wyrobach budowlanych (tekst jednolity Dz. U. z 2016 r., poz. 1570)
- Rozporządzenie Ministra Infrastruktury z dnia 12 kwietnia 2002 r. w sprawie warunków technicznych jakim powinny odpowiadać budynki i ich usytuowanie z późniejszymi zmianami (Dz. U. z 2015 r. poz. 1422).
- wizja lokalna w terenie,
- obowiązujące przepisy i normy,
- katalogi producentów rurociągów i armatury.

2. Przedmiot i zakres opracowania.

Celem opracowania dokumentacji jest przedstawienie rozwiązania technicznego wykonania sieci wodociągowej z przyłączami w ulicy Rybackiej w Koszalinie.

Zakres projektu obejmuje:

- określenie trasy przewodów i rzędnych ich ułożenia,
- dobór materiałów i uzbrojenia
- opis wykonana robót ziemnych i montażowych.

3. Stan istniejący zagospodarowania terenu

W ulicy Rybackiej obecnie zlokalizowany jest wodociąg DN100 oraz 63 wraz z przyłączami przewidziany do wymiany. Do budynków czterolokalowych doprowadzone jest jedno przyłącze rozdzielone na trójniku w pomieszczeniu piwnicy, na przyłączy wewnątrz budynku brak wodomierzy. Zgodnie ze stanem istniejącym wodomierze główne nie są montowane na konsolach, brak jest zaworów zwrotnych antyssażeniowych a zawory odcinające w większości budynków są w złym stanie technicznym.

4. Informacja o wpisie do rejestru zabytków i ochronie konserwatorskiej oraz wpływie eksploatacji górniczej

Teren objęty opracowaniem nie jest wpisany do rejestru zabytków. Planowana inwestycja znajduje się w terenie strefy B ochrony konserwatorskiej. Obszar inwestycji zlokalizowany jest poza granicami terenów górniczych i wpływem eksploatacji górniczej. W przypadku odkrycia w trakcie prac ziemnych związanych z realizacją inwestycji warstw kulturowych, obiektów wziemnych lub ruchomych zabytków archeologicznych, Wykonawca zobowiązany jest do zabezpieczenia znaleziska, wstrzymania prac mogących je uszkodzić i niezwłocznego zawiadomienia ZWKZ a jeśli nie jest to możliwe Prezydenta Miasta Koszalina.

5. Opis ogólny projektowanej sieci wodociągowej

Zgodnie z warunkami technicznymi zaprojektowano sieć wodociągową z rur PE o średnicy 110x6,6 SDR17 PE100 z przyłączami do budynków i wyprowadzeniami do działek nie posiadających przyłączy zakończonymi zaślepkami zgrzewanymi elektrooporowo na granicy działki. Projektowany wodociąg z przyłączami wykonany zostanie metodą wykopu otwartego. Nawierzchnię należy odtworzyć do stanu pierwotnego wg wytycznych decyzji ZDiT i uzgodnionego projektu odtworzenia nawierzchni. Przejścia pod jezdnią należy wykonać metoda bezwykopową, przeciskiem rurami dwuwarstwowymi typu RC z powłoką PE.

Projektowany wodociąg należy wykonać na odcinku od włączenia do istniejącej zasuwy DN100 w ul. Sienkiewicza (na wysokości budynku przy ul. Rybackiej nr 26) do włączenia do sieci wodociągowej DN100 PE w ul. Rybackiej na wysokości budynku przy ul. Rybackiej 56. Projektowany wodociąg należy wykonać w

technologii PE.

- Na trasie wodociągu zaplanowano wymianę istniejących przyłączy do obiektów zasilanych z istniejącego wodociągu w zakresie od włączenia do sieci do zaworu za wodomierzem głównym dla budynków przy ul. Rybackiej nr 26, 28, 30 i 56. Włączenie do sieci poprzez zawory do nawiercania DAV dn110/50 + redukcja PE50/40.
- Dla budynków czterolokalowych nr 32-38 i 40-46, które posiadają każdy jedno przyłącze bez istniejącego wodomierza głównego, projektuje się wymianę przyłączy. Na wejściu przyłączy do budynków (pom. piwnicy) należy zamontować wodomierz główny – techniczny – na potrzeby MWiK (jeden dla czterech lokali) i przełączyć instalacje zachowując istniejący rozdział na lokale. Włączenie do sieci poprzez zawory do nawiercania DAV dn110/50 + redukcja PE50/40.

Dla budynku czterolokalowego nr 48-54, należy przełączyć istniejące przyłącze do projektowanej sieci.

Przyłącza do budynków na odcinku od włączenia do sieci do zaworu odcinającego za wodomierzem wymienić na nowe z zastosowaniem rur PE SDR17, na ciśnienie 1,0 MPa. Zestawy wodomierzowe, w budynkach do których przewidziano wymianę przyłączy należy wymienić na nowe z uzupełnieniem od strony instalacji brakujących zaworów antyskażeniowych (typ EA) z możliwością nadzoru i konsol wodomierzowych - lokalizacja wodomierzy zgodnie ze stanem istniejącym. Jedynie dla budynku przy ul. Rybackiej 30 proponuje się nową lokalizację trasy przyłącza z zachowaniem istniejącej lokalizacji wodomierza. Przejścia przez ściany betonowe budynków wykonać w rurach ochronnych o średnicy dwukrotnie większej niż średnica przyłącza o długości 5 cm dłuższej od szerokości muru, wykorzystać istniejące otwory. Od strony zewnętrznej budynku zastosować przejścia szczelne np. typu WGC prod. INTEGRA.

- Ponadto projektuje się:
 - wyprowadzenia sieci wodociągowej PE32 do działek nr 172, 158, 157, 152, 151, 142, 133, 129, 122 i 116 zakończone zaślepką PE32 dozgrzewaną elektrooporowo, włączenie do sieci poprzez zawór do nawiercania pod ciśnieniem DAV dn110/32, **wyprowadzenia poddać próbie ciśnieniowej**,
 - przełączenie istniejącej sieci DN100 PE na wysokości budynku przy ul. Rybackiej 21, za pomocą trójnika elektrooporowego PE110/110 i zasuwy żeliwnej DN100 z króćcami PE do zgrzewania,
 - jeden nowy hydrant nadziemny DN80 - HN

Istniejący wodociąg przewidziany do wyłączenia z eksploatacji należy odciąć i trwale zaślepić. Na odcinku gdzie projektowana sieć będzie biegła po trasie istniejącego wodociągu, wodociąg ten wraz z zasuwami należy zdemontować. Skrzynki wyłączanych z eksploatacji zasuw i hydrantów oraz tabliczki na całej trasie wodociągu zdemontować. Dla wszystkich przyłączy zastosować średnice rurociągu zgodnie ze stanem istniejącym.

6. Zestawienie podstawowych elementów sieci

Zakres robót obejmuje wybudowanie:

– rura PE110x6,6 SDR17 PE100	- L= 157,0m
– rura PE-RC110x6,6 SDR17 PE100 dwuwarstwowa	- L=16,5m
– rura PE90x5,4 SDR17 PE100	- L= 4,5m
– rura PE40x2,4 SDR17 PE100	- L=56,4m
– rura PE32x2,0 SDR17 PE100	- L=8,0 m
– hydrant nadziemny DN80 prod. Jafar (kat. 8855.2)	- 1 szt.
– zasuwa żeliwna DN100 z króćcami PE do zgrzewania prod. Hawle (kat. 4051.E2)	- 2 szt.
– zasuwa żeliwna DN80 z króćcami PE do zgrzewania prod. Hawle (kat. 4051.E2)	- 1 szt.
– zawór do nawiercania (DAV) PEde110/32 prod. Frialen	- 10 szt.
– zawór do nawiercania (DAV) PEde110/50 prod. Frialen + redukcja PE50/40	- 7 szt.

7. Uzbrojenie sieci

7.1. Przewody

Sieć wodociągową zaprojektowano z rur i kształtek polietylenowych dopuszczonych do budowy sieci wodociągowych szeregu SDR17 klasy PE100, do budowy sieci metodą bezwykopową stosować rury

dwuwarstwowe PE RC szeregu SDR17 klasy PE100 z powłoką PE. Zastosowane rury muszą posiadać Atest Państwowego Instytutu Higieny oraz aprobatę techniczną dopuszczającą do stosowania w budowie przewodów wodociągowych. Przewody układać zgodnie z Instrukcją montażową dostarczoną przez producenta.

7.2. Zasuwy

Stosować zasuwę z króćcami PE do zgrzewania, z pełnym przelotem z żeliwa sferoidalnego (min. GGG400) z klinem wygumowanym i pełnym zabezpieczeniem antykorozyjnym wykonanym fabrycznie z żywic epoksydowych (min. grubość warstwy 250µm) na ciśnienie nominalne PN10 (1,6 MPa) o średnicach DN32-DN100 – prod. Hawle, nr kat. 4051E2 i 4050.

Trzpienie zasuw ze stali nierdzewnej zabudować w obudowie teleskopowej i zabezpieczyć na poziomie terenu skrzynkami z tworzywa sztucznego z przykrywką żeliwną. Stosować obudowy tego samego producenta co zasuwę.

7.3. Hydranty

Stosować hydranty nadziemne (sztywne) z przyłączem kołnierzowym. Hydranty z kolumną ze stali nierdzewnej, stopu aluminium lub z żeliwa min. GGG400, z pełnym zabezpieczeniem antykorozyjnym wykonanym fabrycznie powłokami z żywic epoksydowych (min. grubość warstwy 250µm), wszystkimi częściami wewnętrznymi wykonanymi z materiałów odpornych na korozję prod. Jafar, nr kat. 8855.2.

Do hydrantów stosować kolanka kołnierzowe ze stopką. Odległość zasuw od hydrantu powinna wynosić co najmniej 1,0 m. Połączenia armatury za pomocą kołnierzy ze śrubami ze stali nierdzewnej. Połączenia kołnierzowe należy izolować rękawami termokurczliwymi lub specjalistyczną taśmą PVC. Skrzynki uliczne pod zasuwę i hydranty należy ustawiać na płytach betonowych gr.10cm i wymiarach 30/18cm na poziomie terenu.

7.4. Połączenia armatury

Węzły montażowe rozwiązano z zastosowaniem kształtek PE (trójniki, kolanka, łuki i tuleje kołnierzowe). Dla połączeń rurociągów PE i zasuw żeliwnych z króćcami PE stosować kształtki i mufy elektrooporowe. Szczegóły wszystkich połączeń zgodnie ze schematami montażowymi.

7.5. Bloki podporowe.

Przy trójnikach, łukach i kolanach stosować bloki oporowe z betonu C 16/20 lub bloki prefabrykowane zgodnie z BN-81/9192-05. Dla wodociągu o średnicy DN100 bloki oporowe stosować na trójnikach i łukach o kącie 90°. Bloki ustawić na nienaruszonym lub bardzo mocno zagęszczonym gruncie. Kształtkę od bloku oporowego należy izolować przekładką z grubej folii PVC lub PE gr. min. 1,0 mm.

8. Oznakowanie armatury i rurociągu

Lokalizacja armatury i hydrantów winna być oznakowana przy pomocy tabliczek oznaczeniowych zgodnie z SST-S01. umocowanych na słupkach, budynkach lub ogrodzeniach. Nad przewodem wodociągowym należy ułożyć plastikową taśmę znacznikową koloru niebieskiego o szerokości min. 200 mm, z pojedynczą wkładką stalową z napisem "WODOCIĄG".

9. Roboty montażowe

Układanie przewodów polietylenowych przeprowadzać zgodnie z zaleceniami producenta rur. Stosować rury w sztangach. Połączenia prostych odcinków i kolanek wykonać metodą zgrzewania doczołowego. Na załamaniach sieci stosować kolana i łuki segmentowe PE. Na odgałęzieniach stosować trójniki doczołowe i elektrooporowe zgodnie ze schematami montażowymi.

Zgrzewanie doczołowe rurociągów przeprowadzać ściśle wg instrukcji wykonania dla stosowanych przewodów. Przy układaniu rur w dnie wykopu należy przestrzegać zasady nie- przekraczania

dopuszczalnych promieni gięcia (podawane przez producenta, zależne od materiału, średnicy i temperatury otoczenia). Rurociągi układać zgodnie ze spadkami podanymi na profilach w celu utrzymania minimalnej warstwy przykrycia. Nie dopuszczać do kontaktu rur PE z produktami smołowymi i asfaltowymi. W temperaturach niższych od 0 °C i większych niż 30 °C należy zachować szczególną ostrożność (zmiana plastyczności materiału).

10. Próby ciśnieniowe i płukanie sieci

Przed zasypaniem przewody wodociągowe winny być poddane próbom hydraulicznym na ciśnienie $1,5 \times P_{rob}$ lecz nie mniej niż $P_n=1,0$ MPa w czasie 30 minut. Zaśleпки i armatura powinna pozostać odkryta, proste odcinki rur pomiędzy złączami przysypane piaskiem a grunt zagęszczony. Maksymalna temperatura wody wynosi 10°C. Długość badanego odcinka przewodu powinna wynosić max 300m. Wodę z płukania sieci odprowadzić do studzienki kanalizacji deszczowej.

Po usunięciu wody z próby szczelności należy ponownie przeprowadzić dokładne płukanie sieci czystą wodą. Prędkość przepływu wody czystej w czasie płukania nie może być niższa niż 1m/s. Przewód wodociągowy uważa się za wypłukany gdy wypływająca woda jest przezroczysta i bezbarwna. Po uzyskaniu pozytywnych wyników bakteriologicznego badania wody nowo wybudowany rurociąg można włączyć do czynnej sieci wodociągowej.

Obliczenie ilości wody

Zużycie wody do prób szczelności

Przyjęto zużycie wody do próby szczelności równej 3-krotnej objętości odcinka wodociągu.

- wodociąg z rur PE dn110, L=165,4mb
 $V = L \times F = 165,4 \times 0,0095\text{m}^2 = 1,6 \text{ m}^3$ przy 3-krotnym płukaniu $V= 4,8 \text{ m}^3$
- wodociąg z rur PE dn32-40, L=61,6mb
 $V = L \times F = 61,6 \times 0,001\text{m}^2 = 0,06 \text{ m}^3$ przy 3-krotnym płukaniu $V= 0,18 \text{ m}^3$

Zużycie wody do prób szczelności przewiduje się na poziomie ok 5 m³.

Zużycie wody do płukania

Przyjęto zużycie wody do płukania równej 4-krotnej objętości odcinka wodociągu.

- PE dn110, L=165,4mb
 $V=1,6 \times 4 = 6,4 \text{ m}^3$
- PE dn32-40, L=61,6mb
 $V=0,06 \times 4 = 0,24 \text{ m}^3$

Zużycie wody do płukania przewiduje się na poziomie ok 6,6 m³.

Zużycie wody do dezynfekcji

Przyjęto zużycie wody do dezynfekcji równej 2-krotnej objętości odcinka wodociągu.

- PE dn110, L=165,4mb
 $V=1,6 \times 2 = 3,2 \text{ m}^3$
- PE dn32-40, L=86,5mb
 $V=0,06 \times 2 = 0,12 \text{ m}^3$

Zużycie wody do dezynfekcji przewiduje się na poziomie ok 3,3 m³.

Źródłem wody do płukania i dezynfekcji będzie istniejąca sieć wodociągowa w ulicy Rybackiej. Wodę z płukania i prób szczelności zrzucić do istniejącej kanalizacji deszczowej.

11. Roboty ziemne

Roboty ziemne związane z układaniem i montażem rur należy wykonać zgodnie instrukcjami opracowanymi przez producenta rur a w szczególności zgodnie z wymaganiami dotyczącymi warunków bezpieczeństwa pracy. Roboty ziemne wykonywać ręcznie i mechanicznie z wywozem urobku. Rurociągi układać w wykopach wąsko i szerokoprzestrzennych, umocnionych systemowymi szalunkami stalowymi z rozporami. Metody wykonania wykopu i jego zabezpieczenie powinny być dostosowane do głębokości wykopu, danych geotechnicznych oraz posiadanego sprzętu mechanicznego. Szerokość dna wykopu uwarunkowana jest zewnętrznymi wymiarami kanału, do których dodaje się obustronnie 0,4m. Zabezpieczenie wykopu powinno być skonstruowane w sposób umożliwiający odpowiedni montaż i

posadowienie rurociągów wg dokumentacji projektowej oraz bezpieczeństwo monterów instalacji.

Przewiduje się 100% wymiany gruntu wydobytego z wykopu na piasek lub pospółkę dobrze zagęszczalną. Wydobyty grunt z wykopu powinien być wywieziony przez Wykonawcę. Dno wykopu należy dokładnie oczyścić oraz zniwelować. Wypoziomowana podsypka dla rurociągów musi być luźno ułożona i nieubita, aby zapewnić odpowiednie podparcie. Rurociągi należy montować na podsypce gr. 10cm. Przewody układać na głębokości i ze spadkiem zgodnie z częścią graficzną projektu oraz technologią montażu tych rur. Rurociągi obsypać warstwą piasku gr. 30cm ponad wierzch rury i zagęścić ręcznie. Obsypka rurociągów musi zagwarantować odpowiednie podparcie ze wszystkich stron. Pozostałą głębokość wykopu zasypywać warstwami gr. 20 cm i zagęszczać za pomocą zagęszczarek wibracyjnych lub za pomocą płytowych zagęszczarek wstrząsowych. Wskaźnik zagęszczenia gruntu (I_s) powinien wynosić nie mniej niż 1,0.

12. Odbiory sieci

Do odbioru końcowego sieci należy przedłożyć:

- projekt budowlany uzgodniony z MWiK oraz dziennik budowy z wpisami o zakończeniu budowy, potwierdzonymi przez inspektora nadzoru,
- badania bakteriologiczne wody,
- geodezyjną mapę powykonawczą wykonanych sieci i przyłączy z rzędnymi posadowienia oraz wyłączonych z eksploatacji oznaczonych jako „nieczynne” sieci i przyłączy wraz ze współrzędnymi geodezyjnymi (w formie papierowej i elektronicznej),
- protokoły z przeprowadzonych zgodnie z Polskimi Normami prób i badań wykonanej sieci,

13. Kolizje z istniejącym uzbrojeniem podziemnym

Na terenie prowadzonych robót ziemnych zlokalizowane jest istniejące uzbrojenie podziemne:

- gazociąg
- linie kablowe energetyczne i telekomunikacyjne
- kanalizacja sanitarna i deszczowa

W miejscach zbliżeń i skrzyżowań projektowanych rurociągów z istniejącym uzbrojeniem, należy wykonać ręcznie, próbne wykopy w celu potwierdzenia przebiegu istn. sieci. Roboty ziemne w tych miejscach prowadzić ręcznie. Napotkane istniejące uzbrojenie należy natychmiast zabezpieczyć przed uszkodzeniem przez podwieszenie lub podstemplowanie. W przypadku natrafienia na niezinventaryzowane uzbrojenie należy natychmiast powiadomić użytkownika uzbrojenia i wspólnie z nadzorem inwestorskim ustalić dalszy tok postępowania. W miejscach zbliżeń z istniejącym uzbrojeniem zachować warunki określone w normach i przepisach branżowych. O terminie wykonania wykopów powiadomić należy użytkowników przedmiotowego terenu i urządzeń podziemnych i nadziemnych w celu uzgodnienia prowadzenia i nadzoru robót.

Rozpoczęcie prac w obrębie sieci energetycznej i telekomunikacyjnej bezwzględnie zgłosić do właścicieli sieci i urządzeń podziemnych i nadziemnych w celu zabezpieczenia istniejących linii oraz zapewnienia nadzoru nad prowadzonymi pracami. Kable energetyczne krzyżujące się z projektowanym wodociągiem oraz ułożone równoległe do projektowanego wodociągu w wykopie zabezpieczyć rurami ochronnymi dwudzielnymi DN110 / DN160.

Prace ziemne w obrębie czynnej sieci gazowej wykonywać ręcznie z zachowaniem szczególnej ostrożności i normatywnych odległości poziomych i pionowych. Wszelkie prace w rejonie istniejącej sieci gazowej wykonywać pod nadzorem pracownika Gazowni w Koszalinie oraz zgodnie z wytycznymi zawartymi w piśmie nr PSGKO.ZMSM.764.5000.101323.19 z dn. 21.11.2019r (uzgodnienie branżowe PSG).

Uwaga:

Należy wziąć pod uwagę możliwość niezgodności mapy do celów projektowych i stanu istniejącego. Szczególnie odnośnie przebiegu uzbrojenia podziemnego terenu. Przed realizacją robót ziemnych należy bezwzględnie potwierdzić lokalizację i głębokość ułożenia podziemnej infrastruktury technicznej kolidującej z projektowaną siecią wodociągową. Przed rozpoczęciem prac ziemnych należy ponownie zweryfikować

istniejące rzędne terenu, istniejące przykanaliki i przyłącza oraz wszystkich sieci z którymi występuje kolizja. W razie rozbieżności projektowane rzędne dostosować do zaistniałego stanu i skonsultować z projektantem.

14. Uwagi dla wykonawcy

- Prace ziemne i montażowe wykonywać zgodnie z obowiązującymi przepisami BHP,
- Przed zasypaniem wykopów należy przeprowadzić próby szczelności,
- Po ułożeniu rur w wykopie (przed zasypaniem) należy je zgłosić do odbioru technicznego Inspektorowi Nadzoru oraz do przeglądu w Zakładzie Wodociągów MWiK Koszalin w zakresie sieci wodociągowych, w Zakładzie Kanalizacji MWiK – w zakresie wyprowadzenia kanalizacji sanitarnej, (dotyczy również rurociągów likwidowanych) i inwentaryzacji geodezyjnej powykonawczej, co jest warunkiem odbioru końcowego,
- Przyłącza wodociągowe należy zgłaszać kolejno do odbioru MWiK Koszalin,
- Roboty wykonać zgodnie z „Warunkami technicznymi wykonania i odbioru sieci kanalizacyjnych – wymagania techniczne COBRTI INSTAL”, zeszyt nr 9, Warszawa, sierpień 2003 r. Wyd. Centralny Ośrodek Badawczo-Rozwojowy Techniki Instalacyjnej INSTAL oraz Ośrodek Informacji "Technika instalacyjna w budownictwie".
- Stosować się do instrukcji i warunków technicznych producentów materiałów,
- Na czas robót teren prac należy ogrodzić, teren powinien być niedostępny dla osób bezpośrednio niezatrudnionych
- Wszystkie roboty budowlane powinny być prowadzone zgodnie z przepisami techniczno-budowlanymi, obowiązującymi Polskimi Normami oraz zasadami wiedzy technicznej, przepisami p.poż., bezpieczeństwa i higieny pracy i pod nadzorem osoby do tego uprawnionej, z zachowaniem szczególnych środków ostrożności,
- Wszystkie wykonane roboty, dostarczone i wbudowane materiały muszą być zgodne z dokumentacją projektową,
- W czasie wykonywania robót Wykonawca powinien, zainstalować wszystkie tymczasowe urządzenia zabezpieczające poprawiające bezpieczeństwo pojazdów i pieszych,
- Wykonawca powinien zapewnić stałe warunki widoczności w dzień i w nocy zapór i znaków,
- Należy stosować się do zapisów wszelkich uzgodnień, a zwłaszcza zapisów z protokołu narady koordynacyjnej dotyczącej usytuowania sieci,
- Opis techniczny, część graficzna, uzgodnienia branżowe, protokół z narady koordynacyjnej, wszelkie decyzje oraz opinie stanowią integralną część dokumentacji projektowej i nie należy ich rozpatrywać oddzielnie.

Opracowała:
mgr inż. Monika Machniewska

Załącznik 1. Zestawienie przyłączy i wyprowadzeń wodociągowych

Lp.	nr dz.	Adres/lokalizacja	Średnica	Długość	Istniejące wodomierze/uwagi
Wykaz przyłączy w zakresie od włączenia do sieci do zaworu za wodomierzem głównym, wraz z uzupełnieniem konsoli wodomierzowej i zaworów					
1.	197	ul. Rybacka 26	de40PE	L=12,0m	wodomierz DN15, Q=2,5m ³ /h – 2kpl wodomierz DN20, Q=4,0m ³ /h – 2kpl
2.	191/2	ul. Rybacka 28	de40PE	L=10,0m	wodomierz DN20, Q=4,0m ³ /h
3.	177	ul. Rybacka 30	de40PE	L=13,50m	wodomierz DN20, Q=4,0m ³ /h
4.	163	ul. Rybacka 34	de40PE	L=8,0m	wodomierz DN20, Q=4,0m ³ /h
5.	146	ul. Rybacka 44	de40PE	L=6,0m	wodomierz DN20, Q=4,0m ³ /h
	107/1	ul. Rybacka 56	de40PE	L=7,5m	wodomierz DN20, Q=4,0m ³ /h
Wyprowadzenia do granicy działki zakończone zasuwkami					
6.	172	ul. Rybacka 32	de32PE	L=0,8m	zakończone na granicy działki zaślepką zgrzewaną de32PE
7.	158	ul. Rybacka 36	de32PE	L=0,7m	zakończone na granicy działki zaślepką zgrzewaną de32PE
8.	157	ul. Rybacka 38	de32PE	L=0,7m	zakończone na granicy działki zaślepką zgrzewaną de32PE
9.	152	ul. Rybacka 40	de32PE	L=0,8m	zakończone na granicy działki zaślepką zgrzewaną de32PE
10.	151	ul. Rybacka 42	de32PE	L=0,8m	zakończone na granicy działki zaślepką zgrzewaną de32PE
11.	142	ul. Rybacka 46	de32PE	L=1,0m	zakończone na granicy działki zaślepką zgrzewaną de32PE
12.	133	ul. Rybacka 48	de32PE	L=0,7m	zakończone na granicy działki zaślepką zgrzewaną de32PE
	129	ul. Rybacka 50	de32PE	L=0,8m	zakończone na granicy działki zaślepką zgrzewaną de32PE
	122	ul. Rybacka 52	de32PE	L=0,8m	zakończone na granicy działki zaślepką zgrzewaną de32PE
	116	ul. Rybacka 54	de32PE	L=0,9m	zakończone na granicy działki zaślepką zgrzewaną de32PE
Przełączenie istniejącego przyłącza					
13.	106	ul. Rybacka 48-54	de40PE	-	włączenie za pomocą zaworu do nawiercania DAV 110/40

Obiekt: ul. Rybacka, dz. 106
 obręb: 0011 [326101_1,0011]
 gmina: Miasto Koszalin [326101_1]
 powiat: Miasto Koszalin
 województwo zachodniopomorskie

SKALA 1:500
 Mapa w układzie współrzędnych: „PL-2000/5”
 Poziom odniesienia wysokości: Kronsztadt '86
 Sekcja mapy: 5.217.30.08.1.2, 5.217.30.08.1.4

Obszar opracowania:
 Oznaczenie kancelaryjne pracy geodezyjnej: GK-I-3.6640.2.469.2019.ZR
 Data opracowania: 19.06.2019r.

Granice i numery działek ewidencyjnych według danych MODGIK w Koszalinie z dnia: 6.05.2019r.
 W zakresie pomiaru nie badano istnienia obciążeń nieruchomości w postaci służebności przechodu lub przejazdu.
 Nie wyklucza się istnienia w terenie również zabrojenia, o którym brak było informacji branżowych i nie zostało odnalezienie w czasie inwentaryzacji geodezyjnej.

Jednostka wykonawstwa geodezyjnego:


Geodeta uprawniony:
 Marcin Sadowski nr upr. 20582 (1,2)



UWAGI:


- WSZELKIE PRACE W REJONIE ISTNIEJĄCEJ CZYNNEJ SIĘCI GAZOWEJ ŚREDNIEGO I NISKIEGO CIŚNIENIA WYKONYWAĆ RĘCZNIE Z ZACHOWANIEM SZCZEGÓLNEJ OSTROŻNOŚCI ORAZ POD NADZOREM PRACOWNIKA GAZOWNI W KOSZALINIE (STOSOWAĆ SIĘ DO ZAPISÓW UZGODNIENIA I WYTYCZNYCH PSG oddział KOSZALIN)
- PRZED ROZPOCZĘCIEM ROBÓT NALEŻY WYKONAĆ WYKOPY PRÓBNE W CELU USTELNIA RZECZYWISTYCH RZĘDNYCH PODZIEMNEJ INFRASTRUKTURY TECHNICZNEJ, W SZCZEGÓLNOŚCI SIĘCI GAZOWYCH, ENERGETYCZNYCH I TELEKOMUNIKACYJNYCH
- NA SKRZYŻOWANIU PROJEKTOWANEJ SIĘCI WODOCIĄGOWEJ I PRZYŁĄCZY WODOCIĄGOWYCH Z CZYNNYMI SIĘCIAMI ENERGETYCZNYMI I TELEKOMUNIKACYJNYMI KABELE NALEŻY ZABEZPIECZYĆ RURAMI OCHRONNYMI DWUDZIELNYMI TYPU AROT O ŚREDNICY DN110 / DN180
- W KOMORACH TECHNOLOGICZNYCH ZABEZPIECZYĆ KABELE ENERGETYCZNE I TELEKOMUNIKACYJNE RURAMI OCHRONNYMI TYPU AROT WZDŁUŻ DŁUŻSZEJ KRAWĘDZI KOMORY ZGODNIE ZE SCHEMATEM PONIŻEJ :

- PRACE WYKONAĆ METODĄ WYKOPU OTWARTEGO, PRZEJŚCIA POD JEZDNIĄ WYKONAĆ METODĄ BEZWYKOPOWĄ PRZECISKAMI / PRZEWIERTEM STEROWANYM
- NAWIERZCHNIĘ UTWARDZONĄ PO ZAKOŃCZENIU PRAC ODTWORZYĆ DO STANU ISTNIEJĄCEGO ZGODNIE Z PROJEKTEM ODTWORZENIA NAWIERZCHNI
- PRZED PRZEŁĄCZANIEM ISTNIEJĄCEGO PRZYŁĄCZA DO BUDYNKÓW NR 48-54 NA ETAPIE WYKONAWSTWA ZWERYFIKOWAĆ CZYNNY PRZYŁĄCZE I W PRZYPADKU ROZBIEŻNOŚCI Z PZT PRZEŁĄCZYĆ WŁAŚCIWE

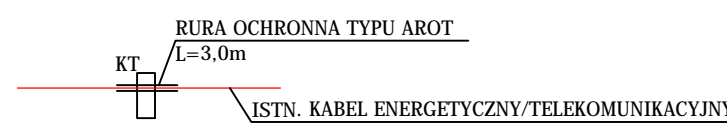


OZNACZENIA:

- PROJEKTOWANA SIĘĆ WODOCIĄGOWA Z RUR PE100 SDR 17 PE110x6,6 WRAZ Z PRZYŁĄCZAMI I WYPROWADZENIAMI PE32-40
- PROJEKTOWANE PRZECISKI Z RUR DWUWARSTWOWYCH PE100 SDR 17 PE-RC110x6,6
- ⊙ (HN) PROJEKTOWANY HYDRANT NADZIEMNY DN80, prod. Jafar kat. 8855.2
- Z * PROJEKTOWANA ZASUWA ŻELIWNĄ Z KRÓĆCAMI PE DO ZGRZEWANIA

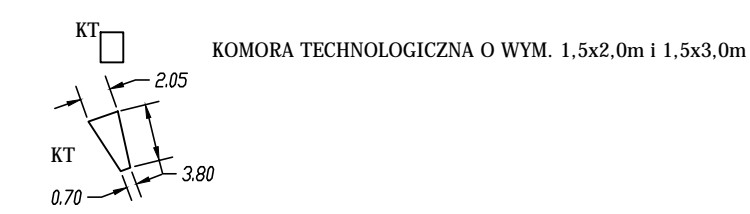


ISTNIEJĄCA SIĘĆ WODOCIĄGOWA DO WYŁĄCZENIA Z EKSPLOATACJI

	ul. Nowowiejskiego 9A/30 75-587 Koszalin t 663 647 636 e ist.projekt@wp.pl		NIP: 7642434643 REGON: 364205496
	BIURO PROJEKTOWO-KOSZTORYSOWE MONIKA MACHNIEWSKA		
OBIEKT:	SIĘĆ WODOCIĄGOWA Z PRZYŁĄCZAMI		
ADRES OBIEKTU:	dz. nr 106, 107/1, 146, 163, 177, 191/2, 197, 211/2 obr. 0011 Koszalin		
TEMAT OPRAWOWANIA:	Budowa sieci wodociągowej z przyłączami w ul. Rybackiej		
TYTUŁ RYSUNKU:	PROJEKT ZAGOSPODAROWANIA TERENU - SIĘĆ WODOCIĄGOWA Z PRZYŁĄCZAMI		
PROJEKTOWAŁA: mgr inż. Monika Machniewska upr. nr ZAP/0103/PWOS/12 w specjalności sanitarnej	SPRAWDZIŁA: mgr inż. Daria Tytanicz-Waszczur upr. nr ZAP/0202/POOS/11 w specjalności sanitarnej	Branża: SANITARNA Data: GRUDZIEŃ 2019 Skala: 1:500 Nr rysunku:	S1

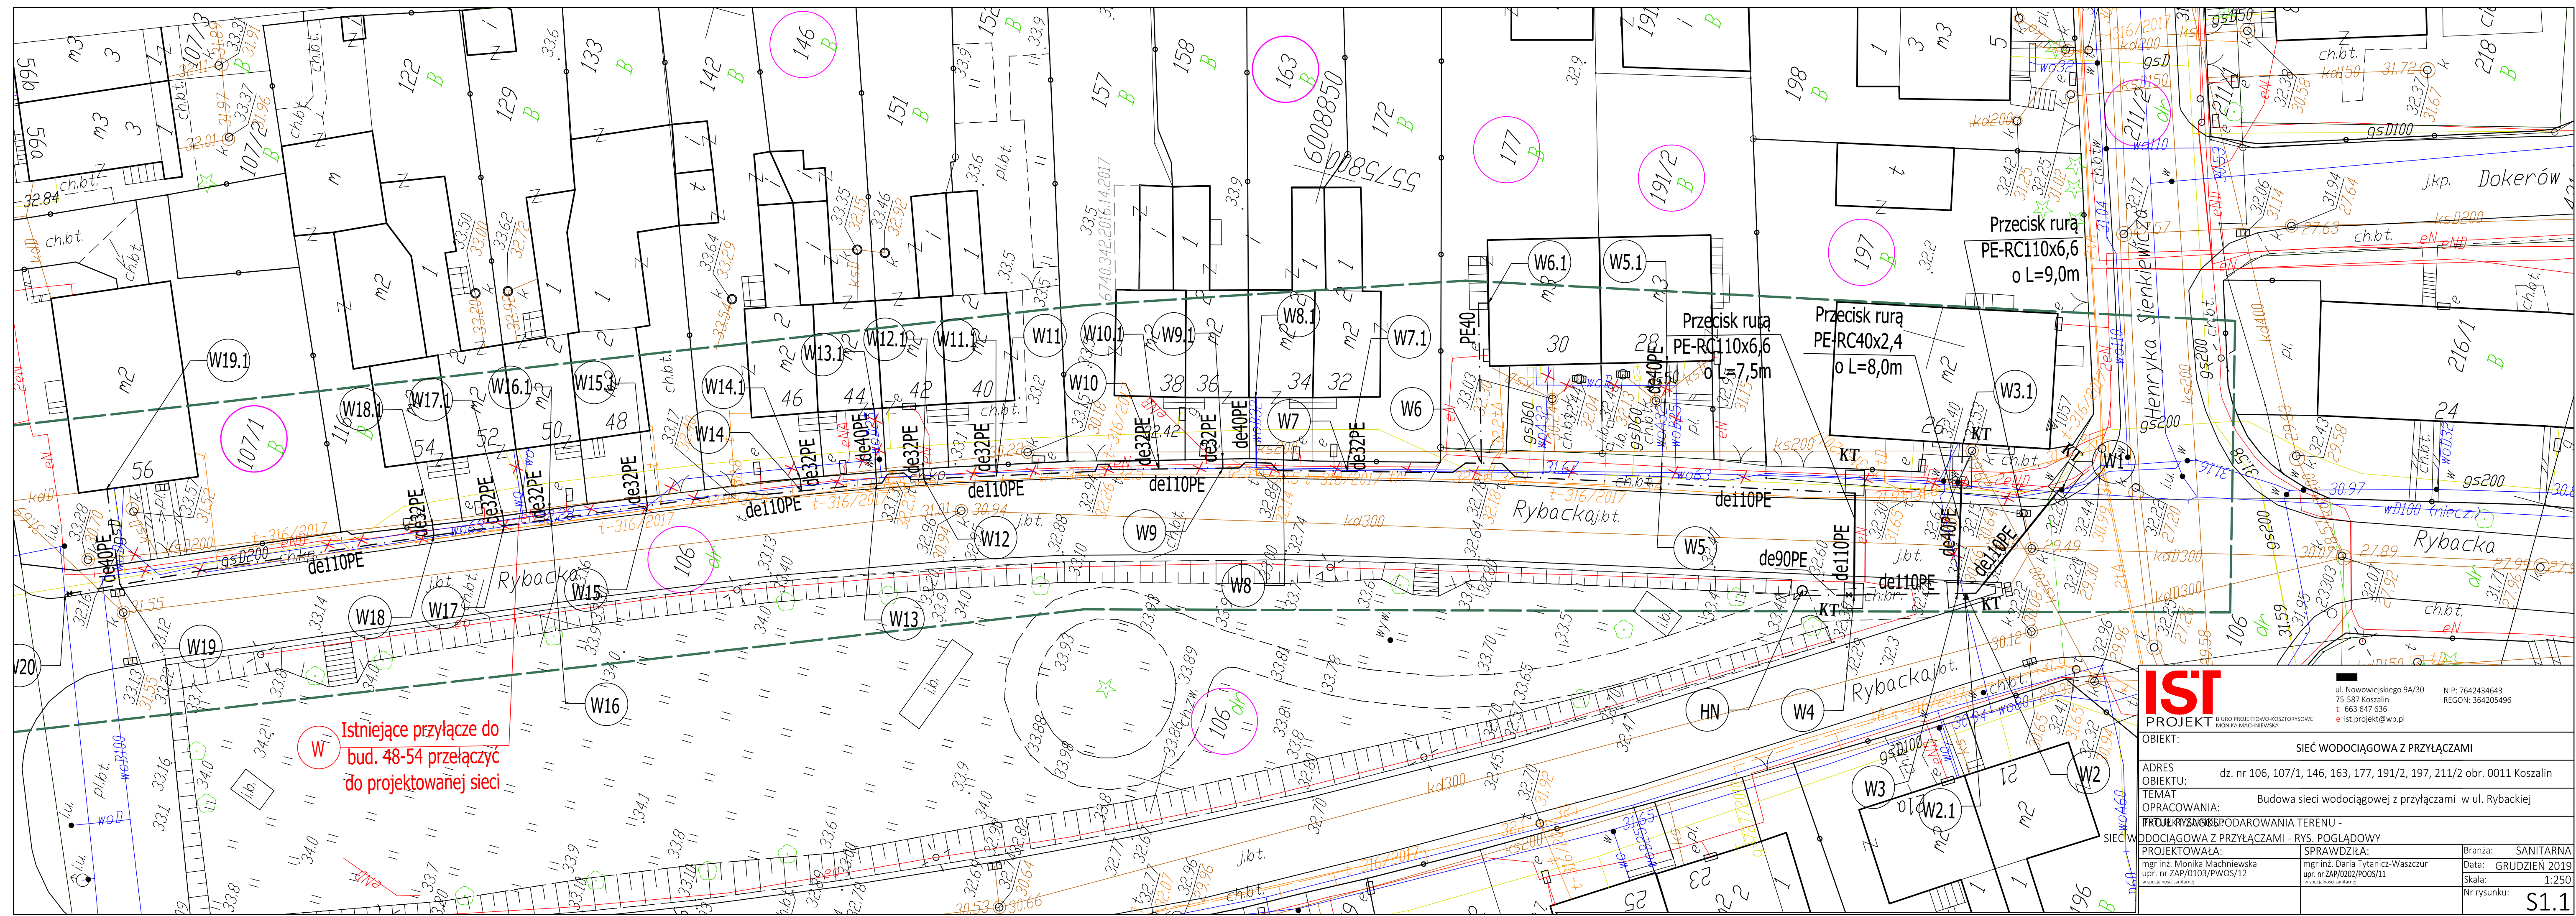


















W Istniejące przyłącze do bud. 48-54 przelączyć do projektowanej sieci

		ul. Nowowiejskiego 9A/30 75-587 Koszalin t. 663 647 636 e. ist.projekt@wp.pl		NIP: 7642434643 REGON: 364205496	
OBIEKT:		SIĘĆ WODOCIĄGOWA Z PRZYŁĄCZAMI			
ADRES OBIEKTU:		dz. nr 106, 107/1, 146, 163, 177, 191/2, 197, 211/2 obr. 0011 Koszalin			
TEMAT OPRACOWANIA:		Budowa sieci wodociągowej z przyłączami w ul. Rybackiej			
PROJEKTOWAŁA:		mgr inż. Monika Machniewska upr. nr ZAP/0103/PWOS/12 w specjalności sanitarniej			
SPRAWDZIŁA:		mgr inż. Daria Tytanicz-Waszczur upr. nr ZAP/0202/POOS/11 w specjalności sanitarniej			
Branża:		SANITARNA			
Data:		GRUDZIEŃ 2019			
Skala:		1:250			
Nr rysunku:		S1.1			

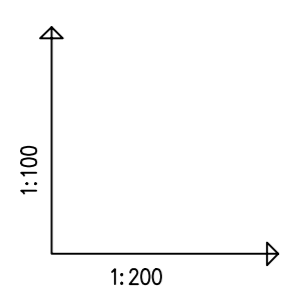

OZNACZENIE PROFILU:
POZIOM PORÓWNAWCZY 20.00 m n.p.m.

RZĘDNA TERENU ISTN.	
RZĘDNA OSI PRZEWODU	
ZAGŁĘBIENIE OSI PRZEWODU	
SPADKI, DŁUGOŚCI	0.65m 17.28%
ŚREDNICA, MATERIAŁ	de110PE SDR17
ODLEGŁOŚCI	0.00 0.88 0.88

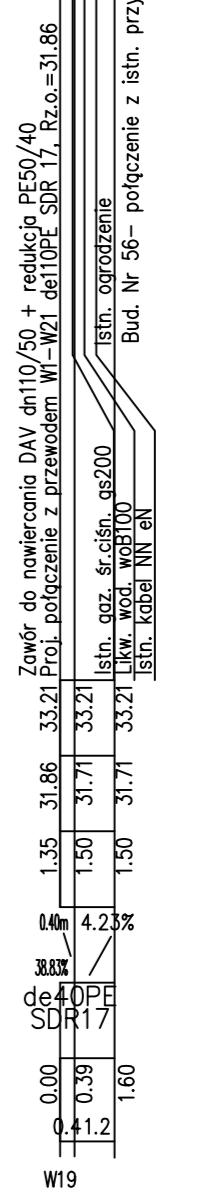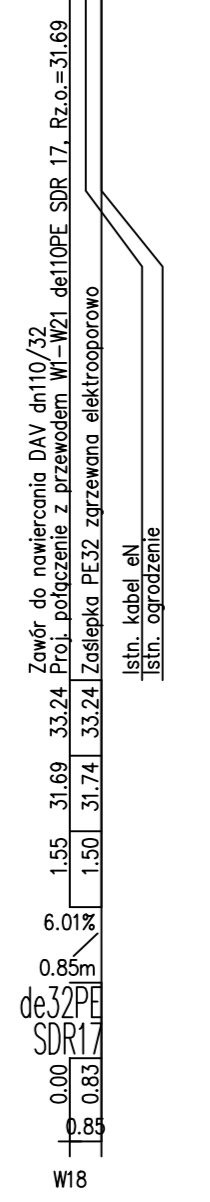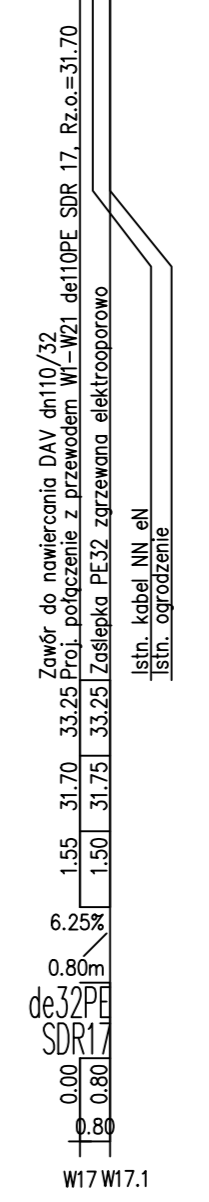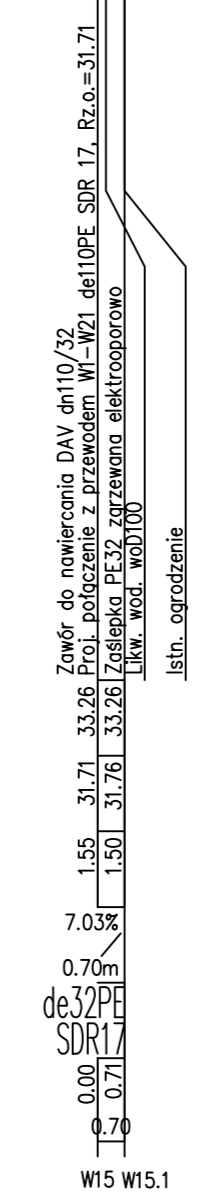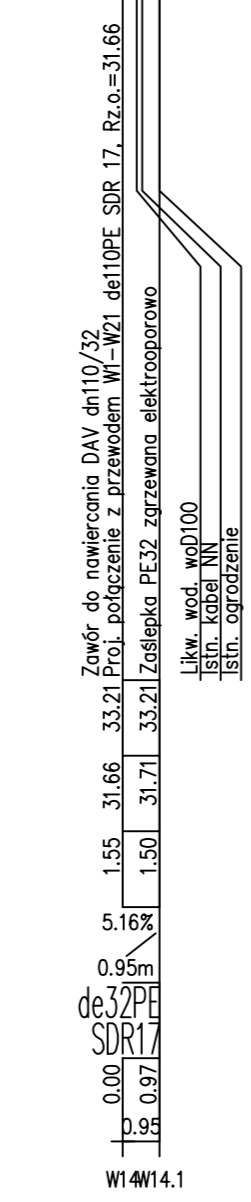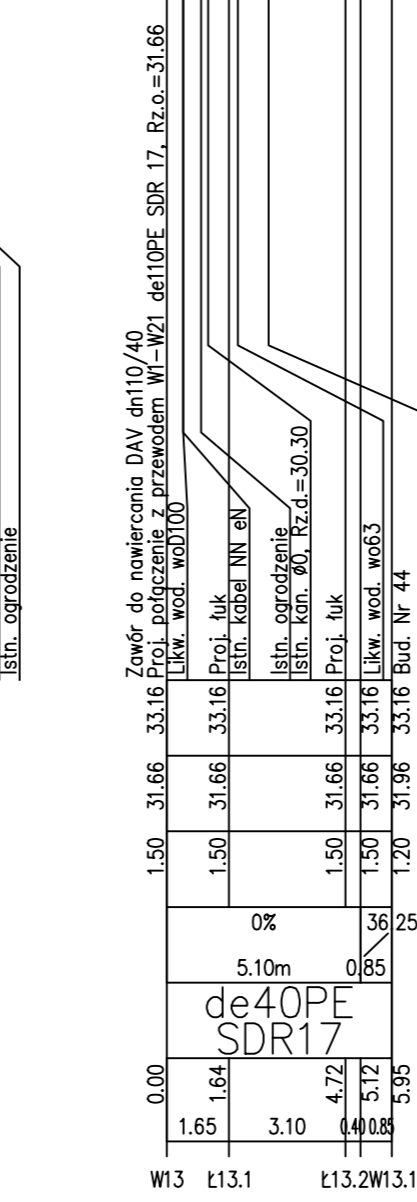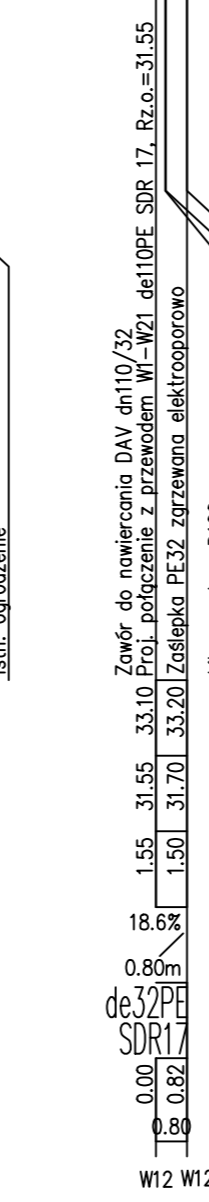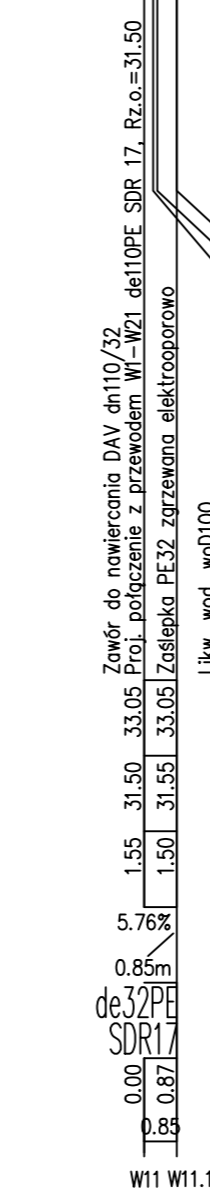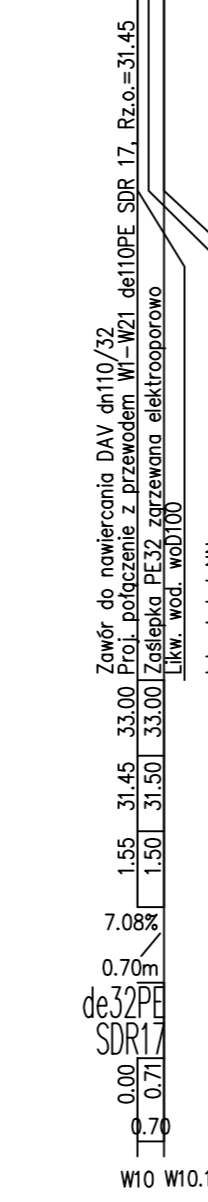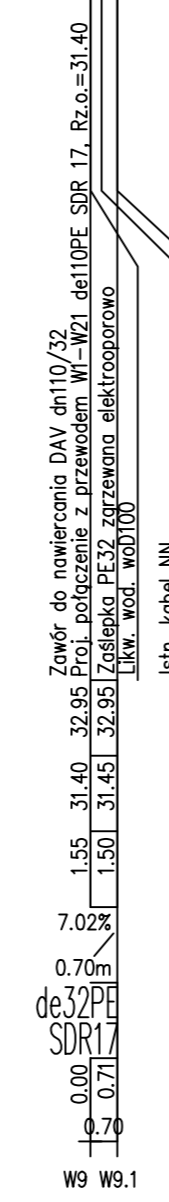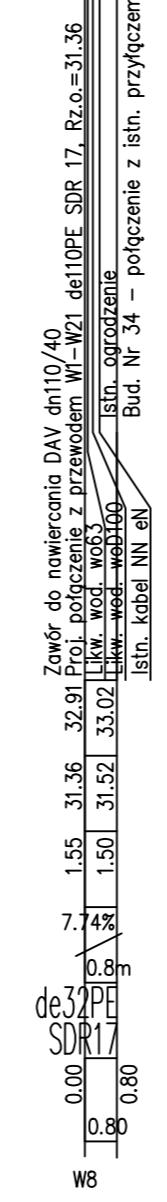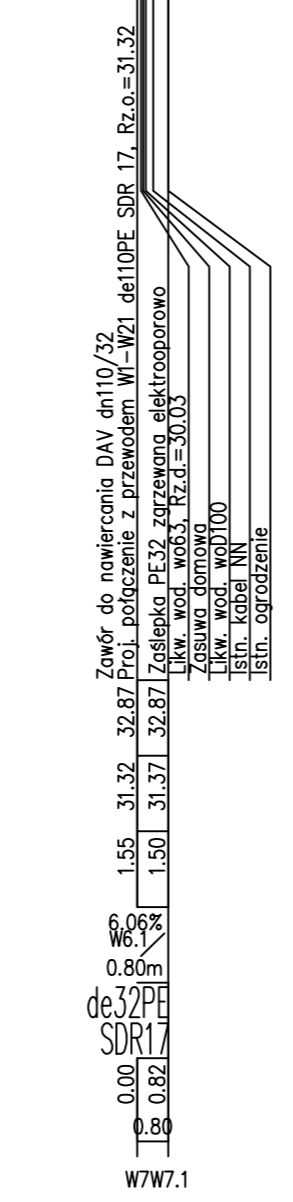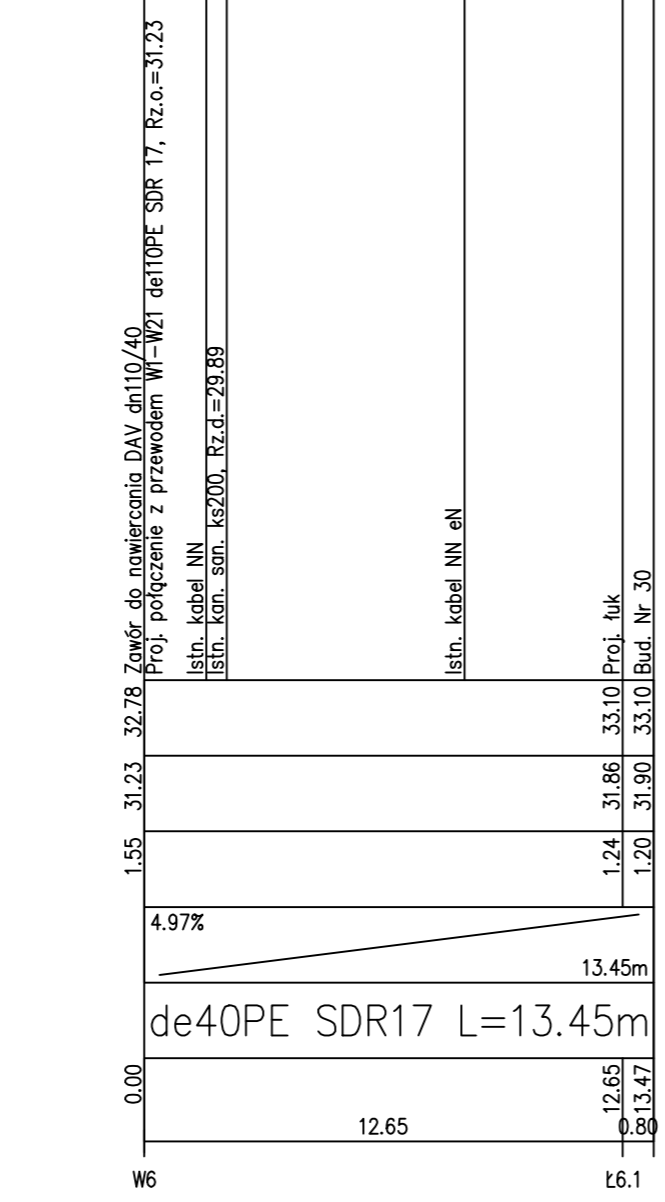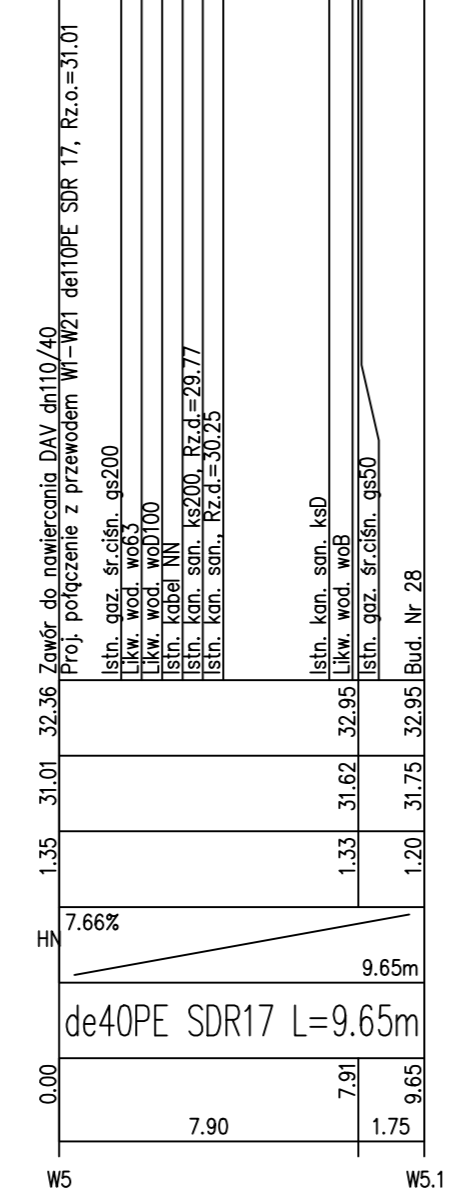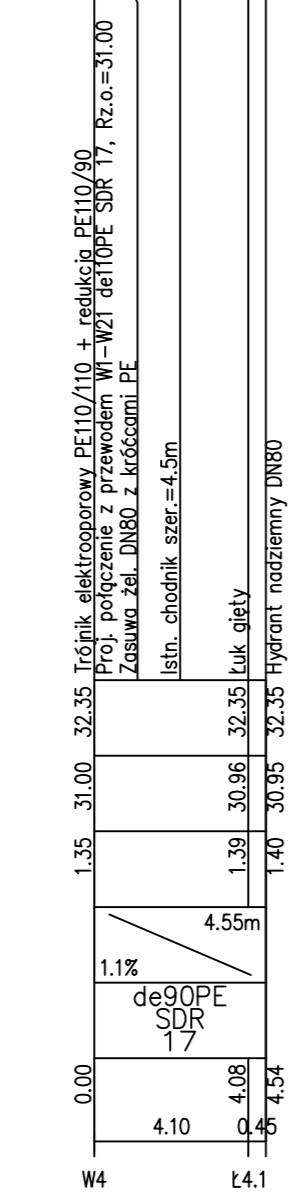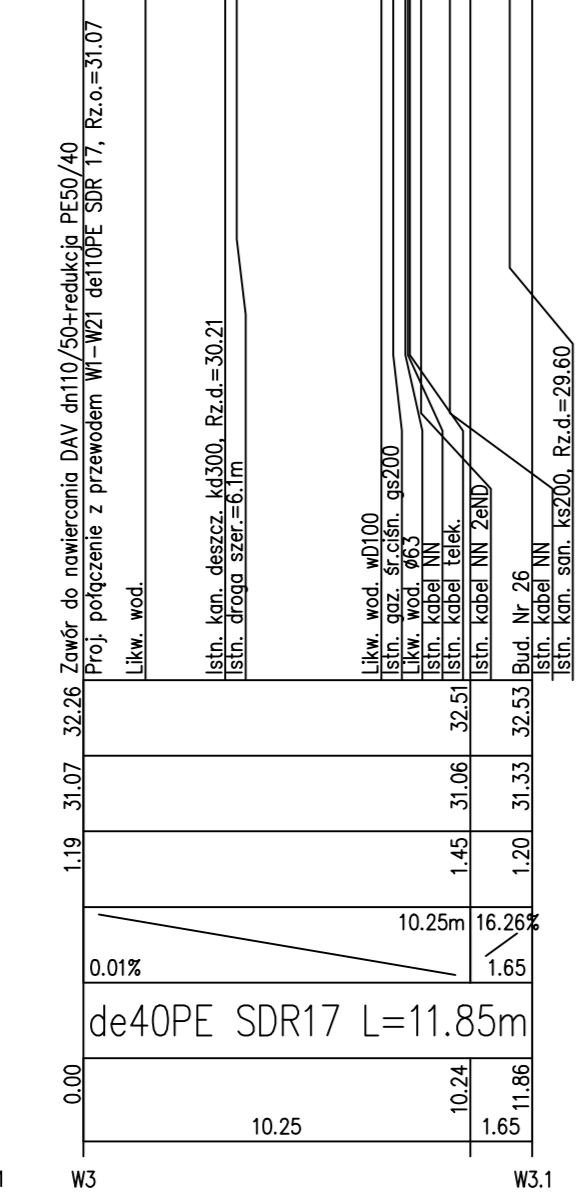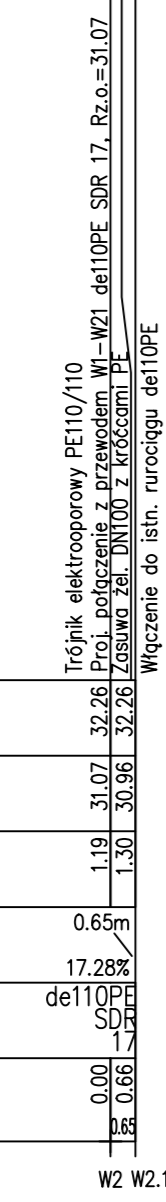

IST PROJEKT
BIURO PROJEKTOWO-KOSZTORYSOWE
MONIKA MACHNIEWSKA

ul. Nowowiejskiego 9A/30
75-587 Koszalin
t. 663 647 636
e. ist.projekt@wp.pl

NIP: 7642434643
REGON: 364205496

OBIEKT: SIEĆ WODOCIĄGOWA Z PRZYŁĄCZAMI

ADRES OBIEKTU: dz. nr 106, 146, 177, 191/2, 197, 211/2 obr. 0011 Koszalin

TEMAT OPRACOWANIA: Budowa sieci wodociągowej z przyłączami w ul. Rybackiej

TYTUŁ RYSUNKU: PROFIL PODŁUŻNY SIECI WODOCIĄGOWEJ CZ.2


PROJEKTOWAŁA: mgr inż. Monika Machniewska
upr. nr ZAP/0103/PWOS/12

SPRAWDZIŁA: mgr inż. Daria Tytanicz-Waszczur
upr. nr ZAP/0202/PWOS/11

Branża: SANITARNA
Data: GRUDZIEŃ 2019
Skala: 1:100/200
Nr rysunku: S3


węzeł W1

1. Kolano elektrooporowe PE110, 45st
2. Istniejąca zasuwa żeliwna DN100

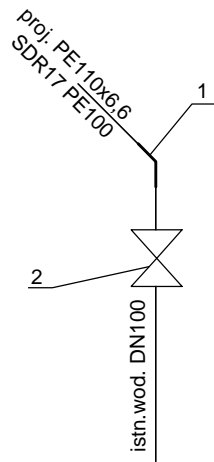


węzeł W2

1. Trójnik elektrooporowy PEde110/110,
2. Zasuwa żeliwna z króćcami PE do zgrzewania DN100 - obudowa teleskopowa
- skrzynka uliczna z tworzywa sztucznych, dekiel żeliwny, prod. Hawle (kat. nr 4051.E2)
3. Mufa elektrooporowa PEde110,
4. Króciec do zgrzewania PEde110

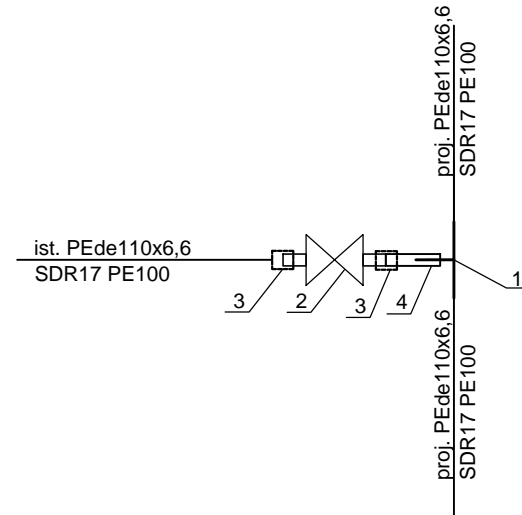


węzeł W20

1. Trójnik elektrooporowy PEde110/110,
2. Zasuwa żeliwna z króćcami PE do zgrzewania DN100 - obudowa teleskopowa
- skrzynka uliczna z tworzywa sztucznych, dekiel żeliwny, prod. Hawle (kat. nr 4051.E2)
3. Mufa elektrooporowa PEde110,
4. Króciec do zgrzewania PEde110

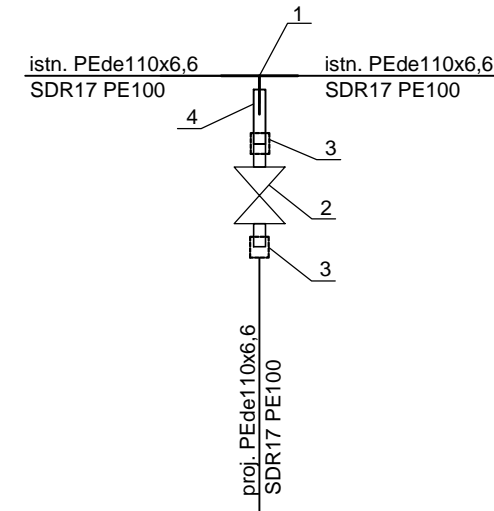


węzeł W7, W9, W10, W11, W12, W14, W15, W16, W17, W18

1. Zawór do nawiercania pod ciśnieniem DAV do rur PE110/32 - obudowa teleskopowa
- skrzynka uliczna z tworzywa, dekiel żeliwny
2. Zaślepka elektrooporowa PE32
3. Mufa elektrooporowa PE32

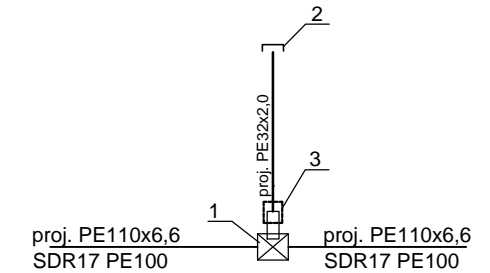


węzeł W3, W5, W6, W8, W13, W19

1. Zawór do nawiercania pod ciśnieniem DAV do rur PE110/50 - obudowa teleskopowa
- skrzynka uliczna z tworzywa, dekiel żeliwny
2. Redukcja elektrooporowa PE50/40
3. Prostka PE40
4. Mufa elektrooporowa PE40

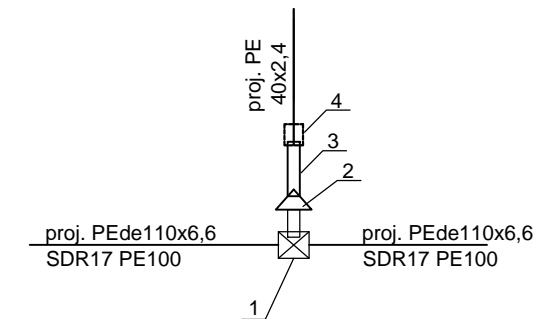


węzeł W4

1. Trójnik elektrooporowy równoprelotowy PE110/110
2. Zasuwa żeliwna DN80 z króćcami PE do zgrzewania, prod. Hawle (kat. nr 4051.E2)
- obudowa teleskopowa
- skrzynka uliczna z tworzywa, dekiel żeliwny
3. Redukcja elektrooporowa PE110/90
4. Króciec do zgrzewania PE90
5. Hydrant nadziemny DN80 + Kolano dwukolnierzowe ze stopką DN80 prod. Jafar (kat. nr 8855.2)
6. Tuleja kolnierzowa PE90/80
7. Mufa elektrooporowa PE90
8. Kolano elektrooporowe PE90

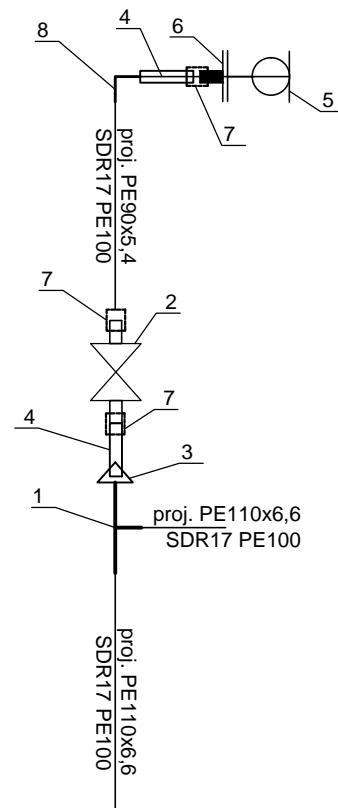



węzeł W-przełączenie istn. przyłącza średnicę zweryfikować na etapie wykonawstwa

1. Zawór do nawiercania pod ciśnieniem DAV do rur PE110/50 - obudowa teleskopowa
- skrzynka uliczna z tworzywa, dekiel żeliwny
2. Redukcja elektrooporowa PE50/40
3. Prostka PE40
4. Mufa elektrooporowa PE40

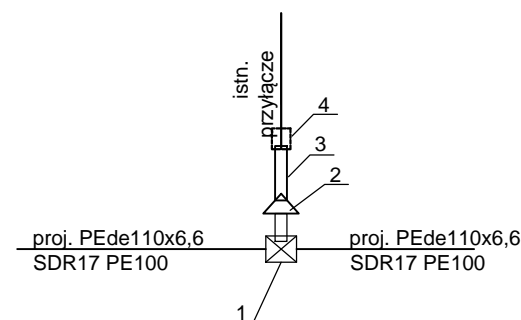


		ul. Nowowiejskiego 9A/30 NIP: 7642434643 75-587 Koszalin REGON: 364205496 t 663 647 636 e ist.projekt@wp.pl	
		BIURO PROJEKTOWO-KOSZTORYSOWE MONIKA MACHNIEWSKA	
OBIEKT:		SIĘĆ WODOCIĄGOWA Z PRZYŁĄCZAMI	
ADRES OBIEKTU:		dz. nr 106, 107/1, 146, 163, 177, 191/2, 197, 211/2 obr. 0011 Koszalin	
TEMAT OPRACOWANIA:		Budowa sieci wodociągowej z przyłączami w ul. Rybackiej	
TYTUŁ RYSUNKU:		SCHEMATY WĘZŁÓW WODOCIĄGOWYCH	
PROJEKTOWAŁA:	SPRAWDZIŁA:	Branża:	SANITARNA
mgr inż. Monika Machniewska upr. nr ZAP/0103/PWOS/12 w specjalności sanitarnej	mgr inż. Daria Tytanicz-Waszczur upr. nr ZAP/0202/POOS/11 w specjalności sanitarnej	Data:	GRUDZIEŃ 2019
		Skala:	---
		Nr rysunku:	S4

Ul. Rybacka Nr 26

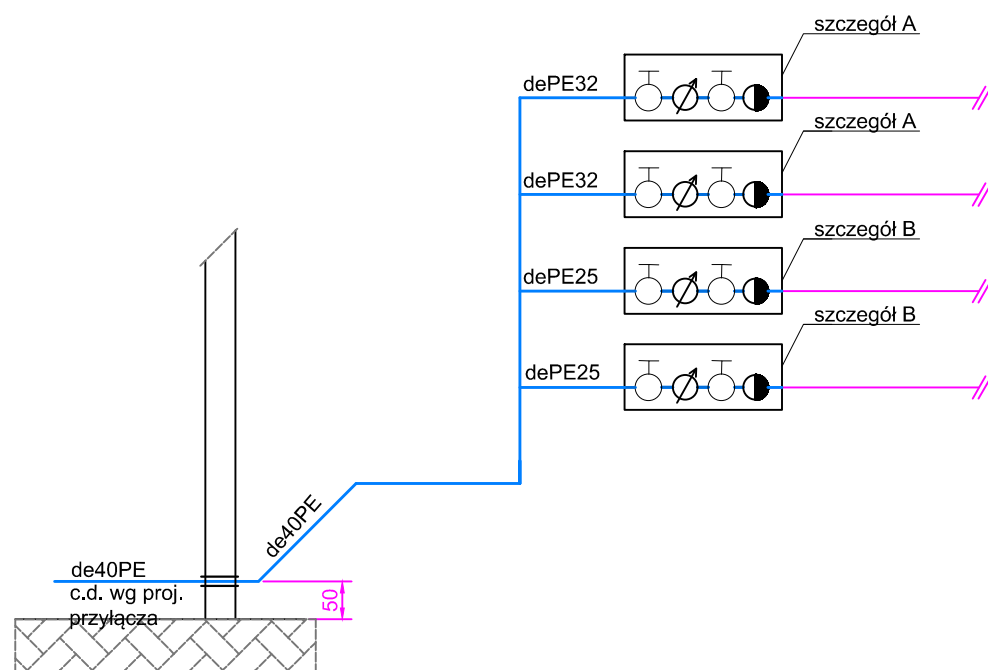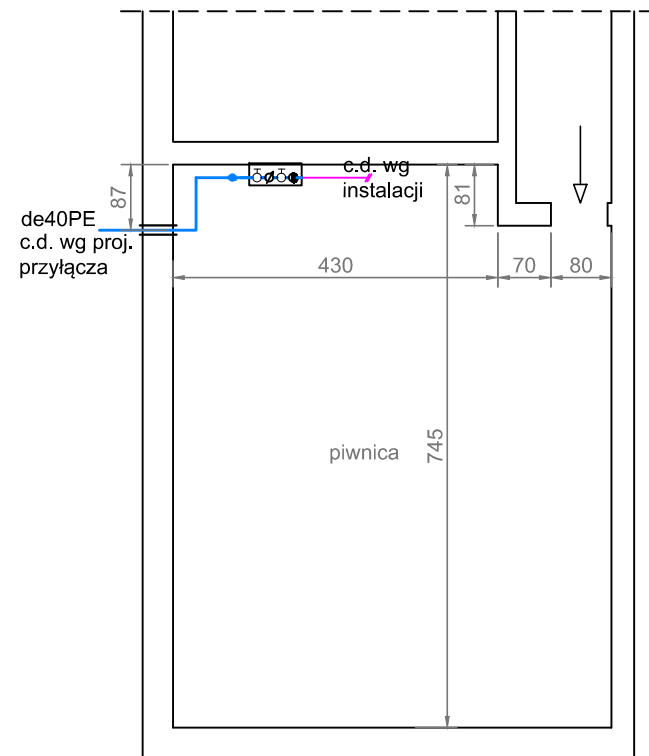

konsola wodomierzowa - szczegół A

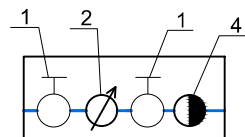


1. Zawór kulowy DN25
2. Wodomierz DN20, $Q_{nom}=4,0m^3/h$
3. Zawór kulowy DN25
4. Zawór antyskażeniowy EA DN25 z możliwością nadzoru montowany od strony instalacji

Uwaga:

Stan istniejący: brak konsoli wodomierzowych oraz zaworów zwrotnych, zawory odcinające w złym stanie technicznym

konsola wodomierzowa - szczegół B

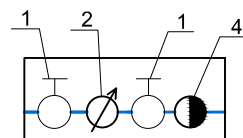


1. Zawór kulowy DN20
2. Wodomierz DN15, $Q_{nom}=2,5m^3/h$
3. Zawór kulowy DN20
4. Zawór antyskażeniowy EA DN20 z możliwością nadzoru montowany od strony instalacji


LEGENDA:

- PROJEKTOWANE PRZYŁĄCZE WODOCIĄGOWE Z RUR PE-HD
- RURA OCHRONNA PEØ63, STOSOWAĆ PRZEJŚCIA SZCZELNE typu WGC
- ISTNIEJĄCA INSTALACJA WEWNĘTRZNA

Ul. Rybacka Nr 28

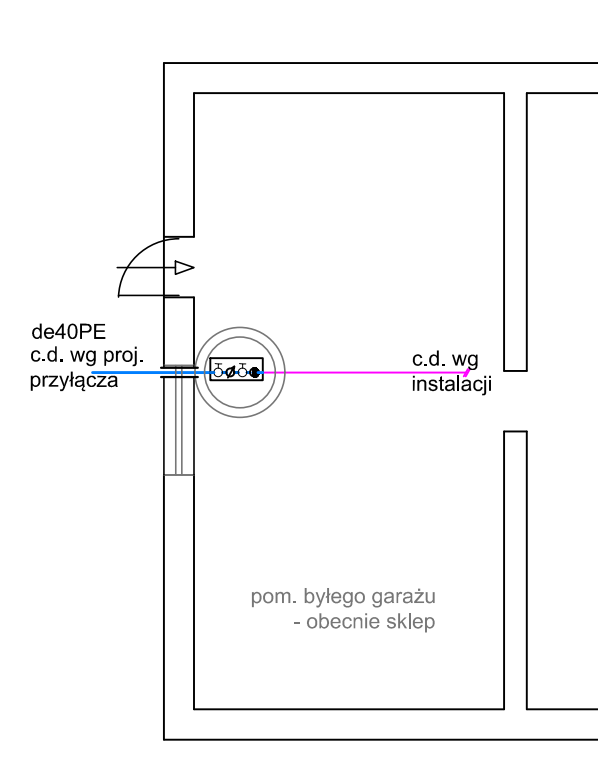

konsola wodomierzowa - szczegół A

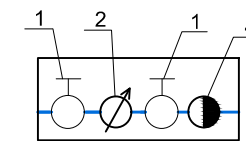


1. Zawór kulowy DN25
2. Wodomierz DN20, $Q_{nom}=4,0m^3/h$
3. Zawór kulowy DN25
4. Zawór antyskażeniowy EA DN25 z możliwością nadzoru montowany od strony instalacji

Uwaga:


Wodomierz w studzience w pom. byłego garażu - obecnie sklepu. Podczas inwentaryzacji nie było możliwości dostępu do studzienki z uwagi na ułożony na niej towar sklepowy (palety z puszkami farby). Na etapie wykonawstwa należy zweryfikować średnicę zaworów i istniejącego wodomierza i wymienić z zachowaniem obecnych parametrów.

		ul. Nowowiejskiego 9A/30 75-587 Koszalin t 663 647 636 e ist.projekt@wp.pl	NIP: 7642434643 REGON: 364205496
		OBIEKT: SIEĆ WODOCIĄGOWA Z PRZYŁĄCZAMI	
ADRES OBIEKTU: dz. nr 106, 107/1, 146, 163, 177, 191/2, 197, 211/2 obr. 0011 Koszalin		TEMAT OPRACOWANIA: Budowa sieci wodociągowej z przyłączami w ul. Rybackiej	
TYTUŁ RYSUNKU: RZUTY POMIĘSZEŃ Z LOKALIZACJĄ WODOMIERZA BUDYNKI NR 26 i 28		PROJEKTOWAŁA: mgr inż. Monika Machniewska upr. nr ZAP/0103/PWOS/12 <small>w specjalności sanitarnej</small>	SPRAWDZIŁA: mgr inż. Daria Tytanicz-Waszczur upr. nr ZAP/0202/POOS/11 <small>w specjalności sanitarnej</small>
		Branża: SANITARNA	Data: GRUDZIEŃ 2019
		Nr rysunku:	S5

Ul. Rybacka Nr 30

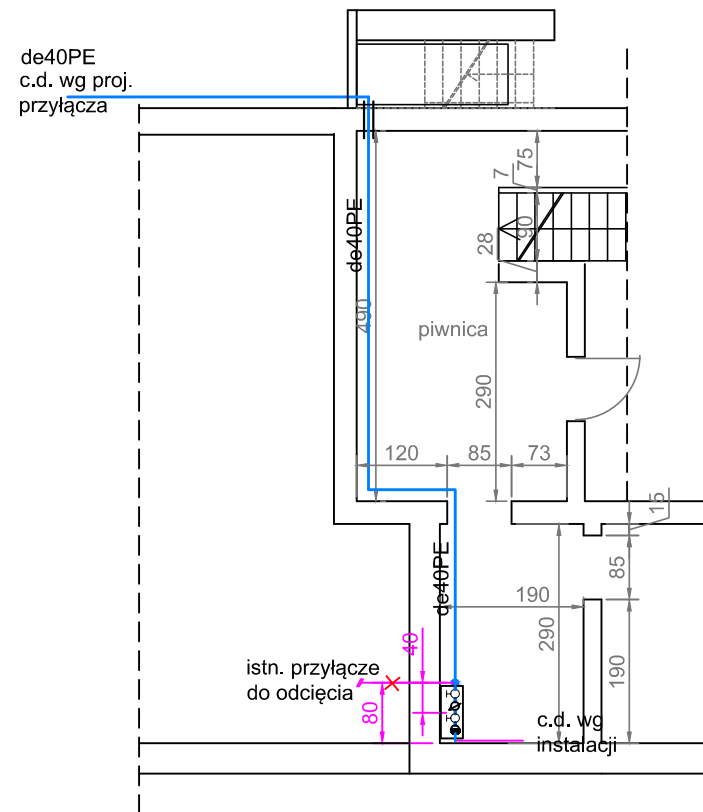

konsola wodomierzowa

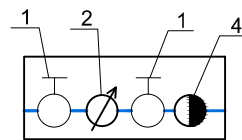

1. Zawór kulowy DN25
2. Wodomierz DN20, $Q_{nom}=4,0m^3/h$
3. Zawór kulowy DN25
4. Zawór antyskażeniowy EA DN25 z możliwością nadzoru montowany od strony instalacji


Uwaga:

Stan istniejący: brak konsoli wodomierzowych oraz zaworów zwrotnych, zawory odcinające w złym stanie technicznym


LEGENDA:

- PROJEKTOWANE PRZYŁĄCZE WODOCIĄGOWE Z RUR PE-HD
- RURA OCHRONNA PEØ63, STOSOWAĆ PRZEJŚCIA SZCZELNE typu WGC
- ISTNIEJĄCA INSTALACJA WEWNĘTRZNA

Ul. Rybacka Nr 34

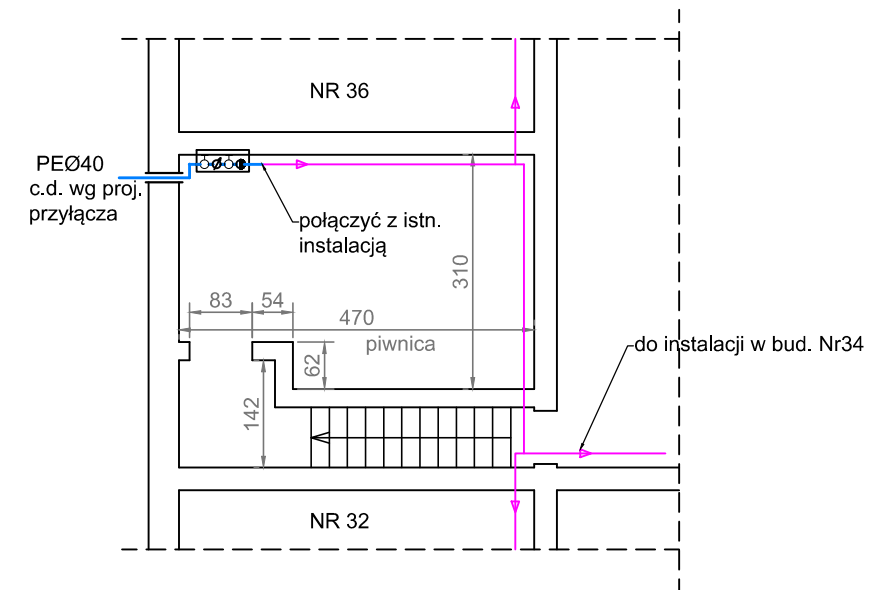

konsola wodomierzowa

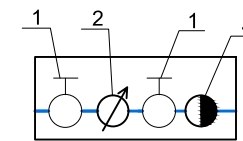


1. Zawór kulowy DN25
2. Wodomierz DN20, $Q_{nom}=4,0m^3/h$
3. Zawór kulowy DN25
4. Zawór antyskażeniowy EA DN25 z możliwością nadzoru montowany od strony instalacji

Uwaga:


Stan istniejący: brak wodomierza głównego. Zamontować wodomierz główny na konsoli wodomierzowej na wejściu przyłącza do budynku, istniejącą instalację przełączyć za konsolą wodomierzową.

		ul. Nowowiejskiego 9A/30 75-587 Koszalin t 663 647 636 e ist.projekt@wp.pl	NIP: 7642434643 REGON: 364205496
		BIURO PROJEKTOWO-KOSZTORYSOWE MONIKA MACHNIEWSKA	
OBIEKT: SIEĆ WODOCIĄGOWA Z PRZYŁĄCZAMI			
ADRES OBIEKTU: dz. nr 106, 107/1, 146, 163, 177, 191/2, 197, 211/2 obr. 0011 Koszalin			
TEMAT OPRACOWANIA: Budowa sieci wodociągowej z przyłączami w ul. Rybackiej			
TYTUŁ RYSUNKU: RZUTY POMIESZCZEŃ Z LOKALIZACJĄ WODOMIERZA BUDYNKI NR 30 i 34			
PROJEKTOWAŁA: mgr inż. Monika Machniewska upr. nr ZAP/0103/PWOS/12 <small>w specjalności sanitarnej</small>		SPRAWDZIŁA: mgr inż. Daria Tytanicz-Waszczur upr. nr ZAP/0202/POOS/11 <small>w specjalności sanitarnej</small>	
		Branża: SANITARNA	
		Data: GRUDZIEŃ 2019	
		Skala: ---	
		Nr rysunku: S6	

Ul. Rybacka Nr 44

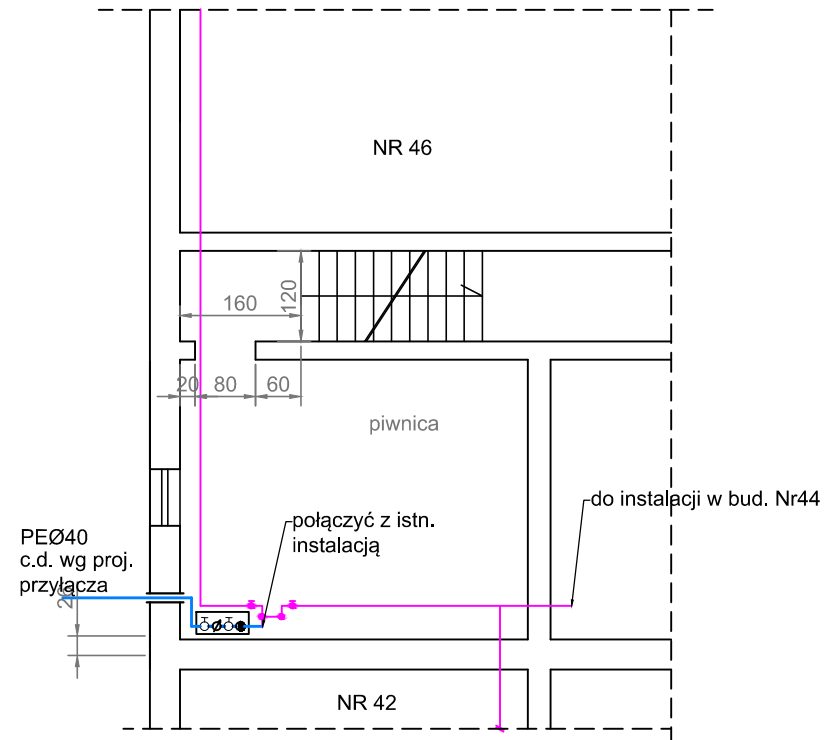

konsola wodomierzowa

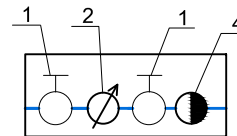

1. Zawór kulowy DN25
2. Wodomierz DN20, $Q_{max}=4,0m^3/h$
3. Zawór kulowy DN25
4. Zawór antyskażeniowy EA DN25 z możliwością nadzoru montowany od strony instalacji


Uwaga:

Stan istniejący: brak wodomierza głównego.
Zamontować wodomierz główny na konsoli wodomierzowej na wejściu przyłącza do budynku, istniejącą instalację przełączyć za konsolą wodomierzową.


LEGENDA:

- PROJEKTOWANE PRZYŁĄCZE WODOCIĄGOWE Z RUR PE-HD
- RURA OCHRONNA PEØ63, STOSOWAĆ PRZEJŚCIA SZCZELNE typu WGC
- ISTNIEJĄCA INSTALACJA WEWNĘTRZNA

Ul. Rybacka Nr 56

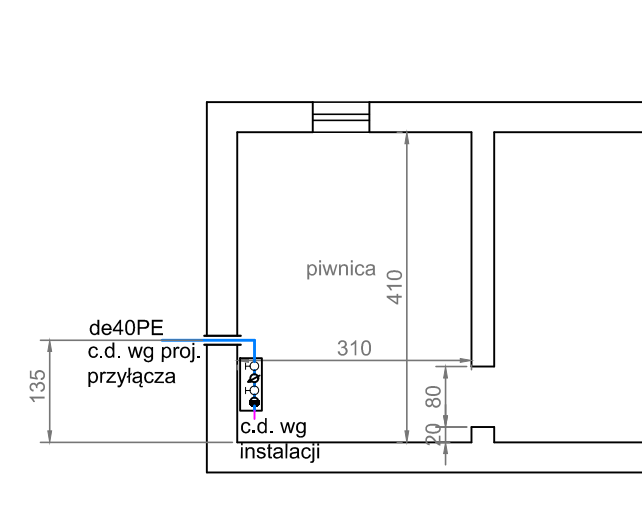

konsola wodomierzowa

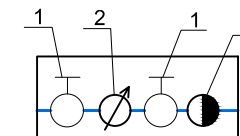


1. Zawór kulowy DN25
2. Wodomierz DN20, $Q_{max}=4,0m^3/h$
3. Zawór kulowy DN25
4. Zawór antyskażeniowy EA DN25 z możliwością nadzoru montowany od strony instalacji

Uwaga:

Stan istniejący: brak konsoli wodomierzowych oraz zaworów zwrotnych, zawory odcinające w złym stanie technicznym

		ul. Nowowiejskiego 9A/30 75-587 Koszalin t 663 647 636 e ist.projekt@wp.pl	NIP: 7642434643 REGON: 364205496
		BIURO PROJEKTOWO-KOSZTORYSOWE MONIKA MACHNIEWSKA	
OBIEKT: SIEĆ WODOCIĄGOWA Z PRZYŁĄCZAMI			
ADRES OBIEKTU: dz. nr 106, 107/1, 146, 163, 177, 191/2, 197, 211/2 obr. 0011 Koszalin			
TEMAT OPRACOWANIA: Budowa sieci wodociągowej z przyłączami w ul. Rybackiej			
TYTUŁ RYSUNKU: RZUTY POMIESZCZEŃ Z LOKALIZACJĄ WODOMIERZA BUDYNKI CZTEROLOKALOWE NR 44 I 56			
PROJEKTOWAŁA: mgr inż. Monika Machniewska upr. nr ZAP/0103/PWOS/12 <small>w specjalności sanitarnej</small>		SPRAWDZIŁA: mgr inż. Daria Tytanicz-Waszczur upr. nr ZAP/0202/POOS/11 <small>w specjalności sanitarnej</small>	
		Branża: SANITARNA	
		Data: GRUDZIEŃ 2019	
		Skala: ---	
		Nr rysunku: S7	

Posadowienie hydrantu nadziemnego

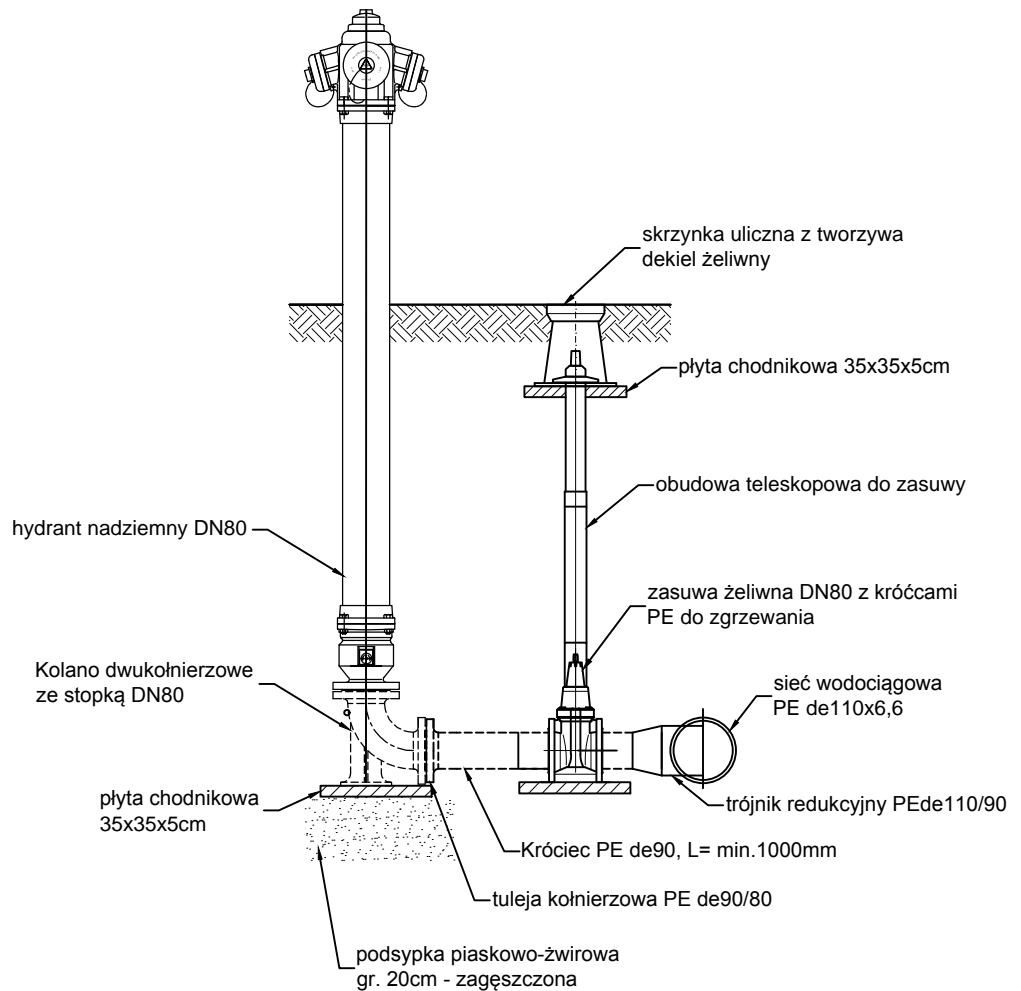

IST
PROJEKT

BIURO PROJEKTOWO-KOSZTORYSOWE
MONIKA MACHNIEWSKA

ul. Nowowiejskiego 9A/30
75-587 Koszalin
t 663 647 636
e ist.projekt@wp.pl

NIP: 7642434643
REGON: 364205496

OBIEKT:

SIEĆ WODOCIĄGOWA Z PRZYŁĄCZAMI

ADRES

OBIEKTU: dz. nr 106, 107/1, 146, 163, 177, 191/2, 197, 211/2 obr. 0011 Koszalin

TEMAT

OPRACOWANIA:

Budowa sieci wodociągowej z przyłączami w ul. Rybackiej

TYTUŁ

RYSUNKU:

SZCZEGÓŁ POSADOWIENIA HYDRANTU

PROJEKTOWAŁA:

mgr inż. Monika Machniewska
upr. nr ZAP/0103/PWOS/12
w specjalności sanitarnej

SPRAWDZIŁA:

mgr inż. Daria Tytanicz-Waszczur
upr. nr ZAP/0202/POOS/11
w specjalności sanitarnej

Branża:

SANITARNA

Data:

GRUDZIEŃ 2019

Skala:

1:25

Nr
rysunku:

S8